


RZUT PARTERU
INSTALACJA GAZOWA
skala 1:100

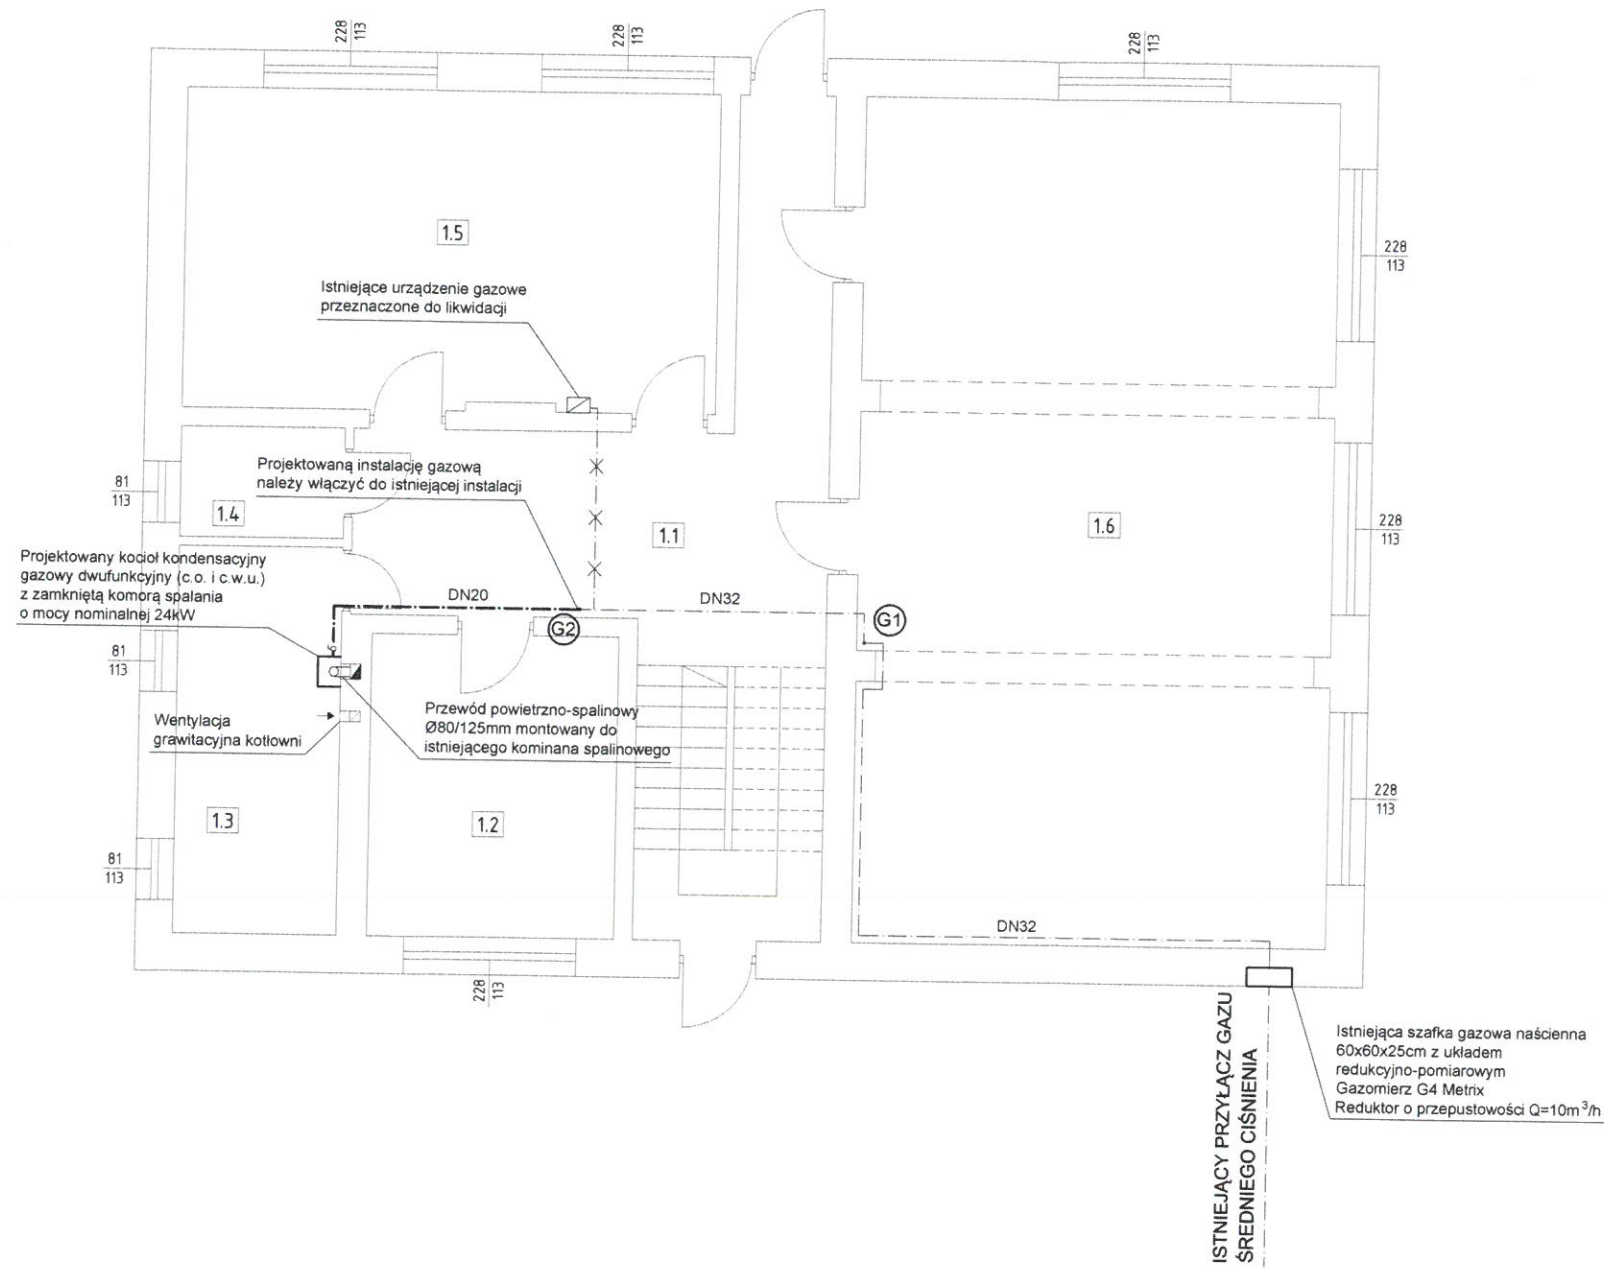

ZESTAWIENIE POMIESZCZEŃ PARTERU		
LP.	NAZWA POMIESZCZENIA	POWIERZCHNIA (m ²)
1.1	Komunikacja	28,50
1.2	Pokój	13,08
1.3	Kotłownia	11,03
1.4	Spizarnia	3,14
1.5	Pokój	29,64
1.6	Sala katechetyczna	69,89

STAROSTWO POWIATOWE
w ŁAŃCUCIE
37-100 Łańcut, ul. Mickiewicza 2

- ISTNIEJĄCA INSTALACJA GAZU
- X-X- ISTNIEJĄCA INSTALACJA GAZU PRZEZNACZONA DO LIKWIDACJI
- - - - - PROJEKTOWANA INSTALACJA GAZU Z RUR STAŁOWYCH BEZ SZWU
- PROJEKTOWANY KUREK GAZOWY PRZY URZĄDZENIU GAZOWYM
- ⊙ ⊚ ISTNIEJĄCE PIONY GAZOWE

PRZEJŚCIA PRZEWODÓW GAZOWYCH PRZEZ PRZEGRODY BUDOWLANE NALEŻY WYKONAĆ W TULEI OCHRONNEJ USZCZELIONEJ PIANKĄ POLIURETANOWĄ.


KUBATURA PROJEKTOWANEJ KOTŁOWNI WYNOSI $V=29,12m^3$
 $V=29,12m^3 > 6,5m^3$

Kubatura kotłowni spełnia wymagania do zainstalowania urządzenia gazowego z zamkniętą komorą spalania zgodnie z §172 Rozporządzenia Ministra Infrastruktury w sprawie warunków technicznych jakim powinny odpowiadać budynki i ich usytuowanie

TYTUŁ PROJEKTU	Przebudowa istniejącej wewnętrznej instalacji gazowej w budynku domu parafialnego w Markowej		
	Parafia Rzymskokatolicka p.w. Św. Doroty w Markowej Markowa 1429, 37-120 Markowa		
ADRES INWESTYCJI	NR EW. DZIAŁKI	OBREB EWIDENCYJNY	JEDNOSTKA EWIDENCYJNA
	4235	Markowa	Markowa
BRANŻA	FORMAT RYS.	NR RYS.	DATA
	A3	G1	04.2018r.
SANITARNA	PROJEKTANT	PODPIS	
	mgr inż. Józef Kopeć nr upr. S-84/76	[Signature]	
OPRACOWANIE	SPRWDZAJĄCY	PODPIS	
	mgr inż. Daniel Kopeć nr upr. PDK/0126/POOS/07	[Signature]	
TYTUŁ RYSUNKU	RZUT PARTERU INSTALACJA GAZU		
	mgr inż. Aleksandra Chajec [Signature]		

RZUT AKSONOMETRYCZNY
 INSTALACJI GAZOWEJ
 skala 1:100

STAROSTWO POWIATOWE
 W ŁAŃCUCIE
 17-100 Łañcut, ul. Mickiewicza 2

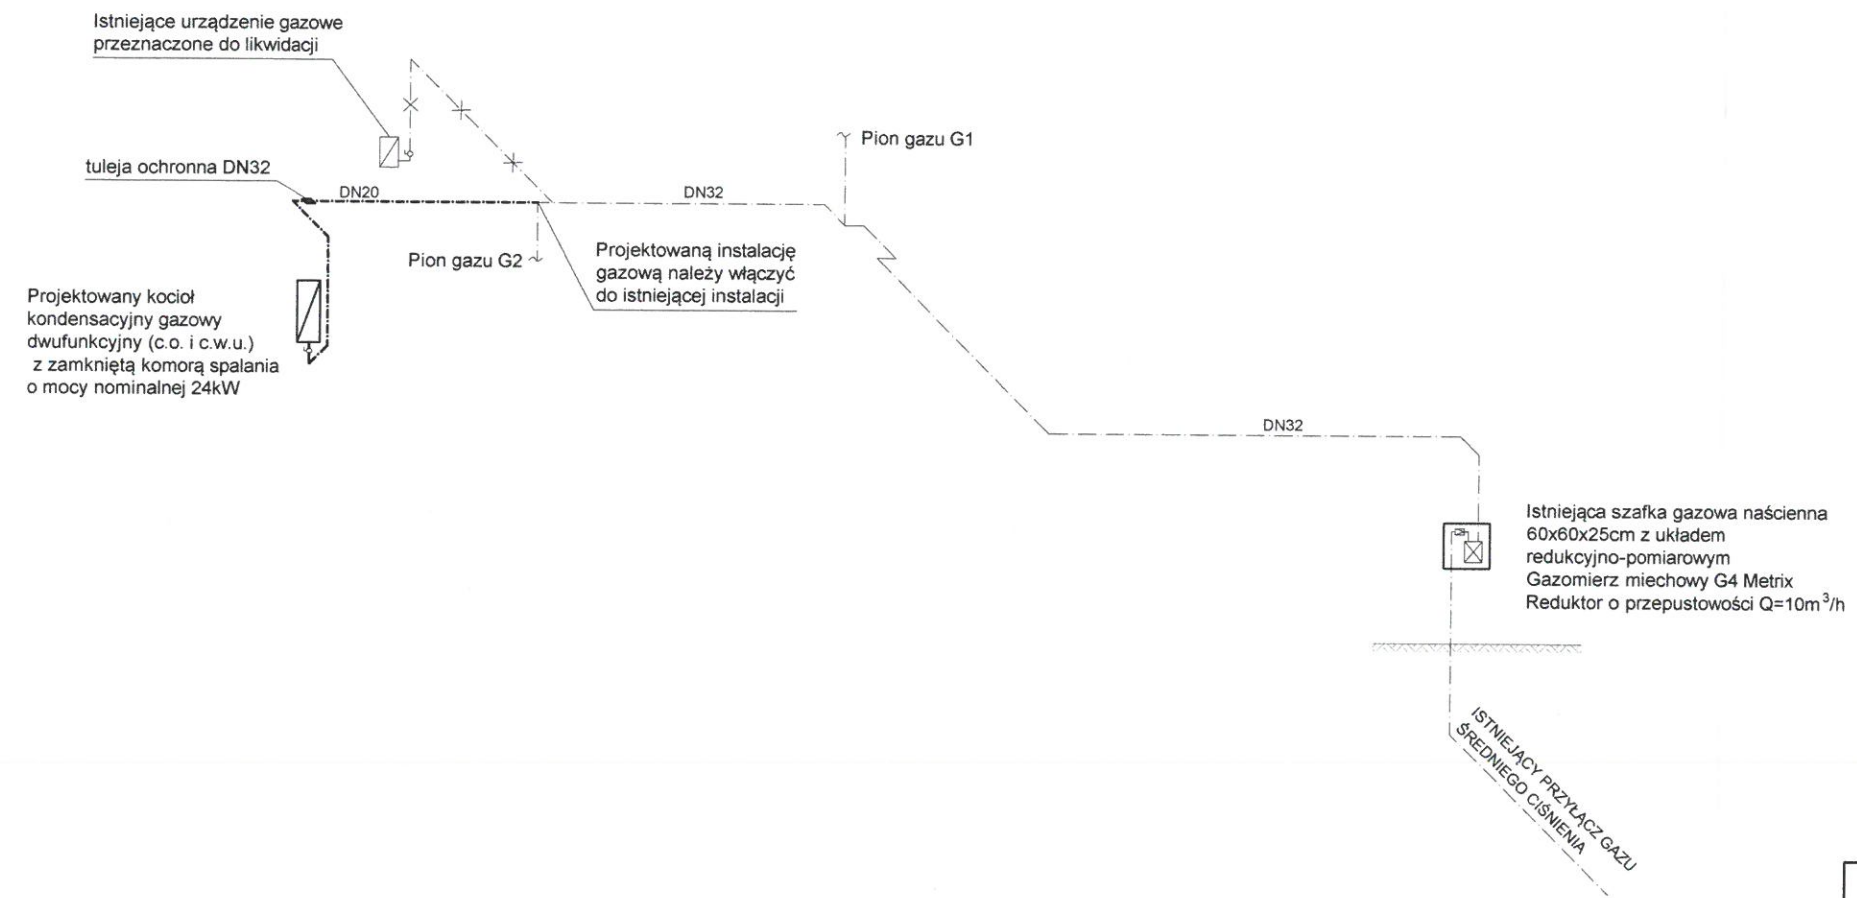

- ISTNIEJĄCA INSTALACJA GAZU
- X-X- ISTNIEJĄCA INSTALACJA GAZU PRZEZNACZONA DO LIKWIDACJI
- .-.- PROJEKTOWANA INSTALACJA GAZU

TYTUŁ PROJEKTU	ROZBUDOWA I PRZEBUDOWA ISTNIEJĄCEJ WEWNĘTRZNEJ INSTALACJI GAZU W BUDYNKU DOMU PARAFIALNEGO W MARKOWEJ		
	INWESTOR		
ADRES INWESTYCJI	Parafia Rzymskokatolicka p.w. Św. Doroty w Markowej Markowa 1429, 37-120 Markowa		
	NR EW. DZIAŁKI:	OBREB EWIDENCYJNY:	JEDNOSTKA EWIDENCYJNA:
	4235	Markowa	Markowa
BRANŻA	FORMAT RYS:	NR RYS:	DATA
	A4	G2	04.2018r.
SANITARNA	PROJEKTANT	PODPIS	
	mgr inż. Józef Kopeć nr upr. S-84/76		
	mgr inż. Daniel Kopeć nr upr. PDK/0126/POOS/07		
OPRACOWANIE	mgr inż. Aleksandra Chajec		
TYTUŁ RYSUNKU			
RZUT AKSONOMETRYCZNY INSTALACJI GAZOWEJ			